

LEGENDA

Uffici

Bagni

Spogliatoi

Uscite di sicurezza (aerazione)

Calcolo superfici aerilluminanti|

scala 1:200

Calcolo della superficie aerilluminante per i locali di profondità maggiore di 2,5 volte l'altezza delle finestre.

Uffici 1A, 1B, 2A, 3A, 5B

Uffici 1A

Uffici 1B

Uffici 2A

Uffici 3A

Uffici 5B



Uffici 1A: 11,10 m²
Uffici 1B: 108,73 m²
Uffici 2A: 51,10 m²
Uffici 3A: 4,54 m²
Uffici 5B: 108,73 m²
Uffici 1A: 11,10 m²
Uffici 1B: 108,73 m²
Uffici 2A: 51,10 m²
Uffici 3A: 4,54 m²
Uffici 5B: 108,73 m²

Pianta piano primo in progetto -





Porzione A| scala 1:200

Pianta piano secondo in progetto -

Porzione A| scala 1:200

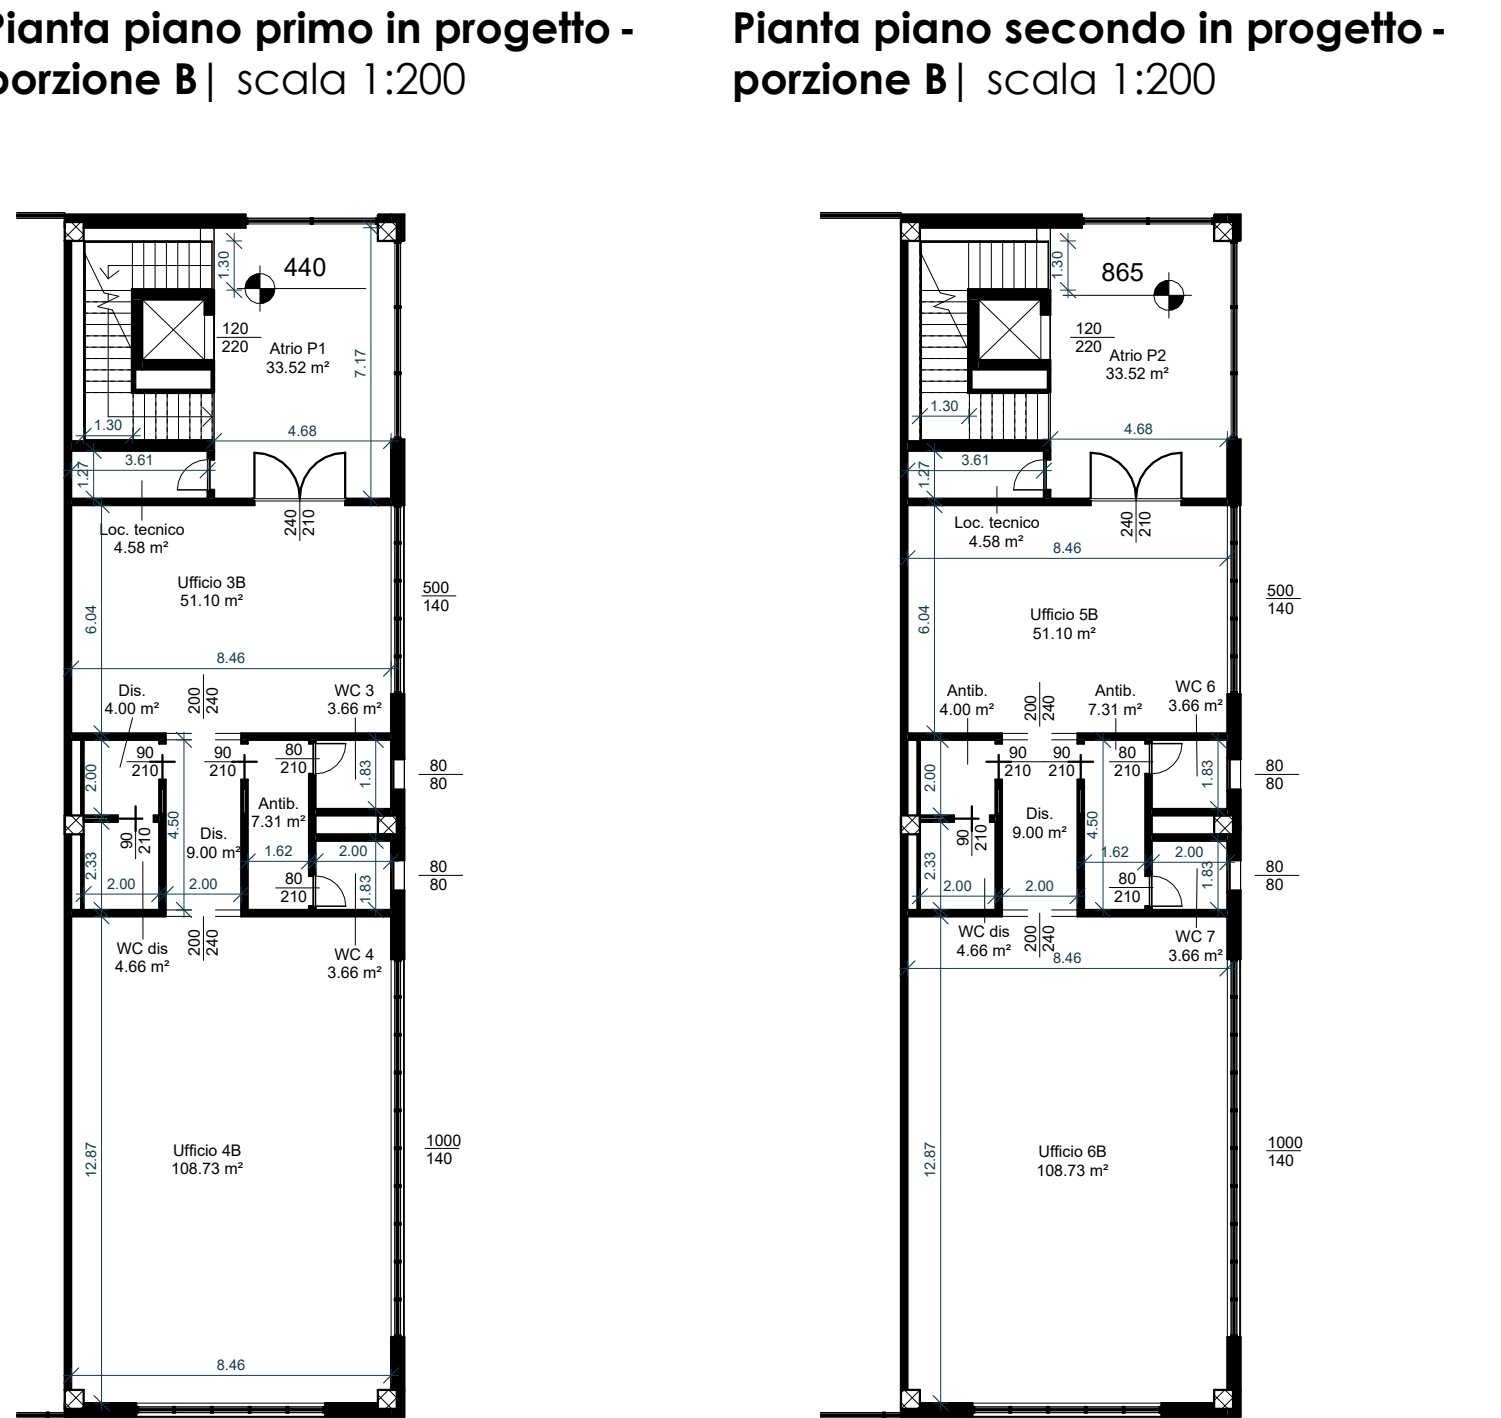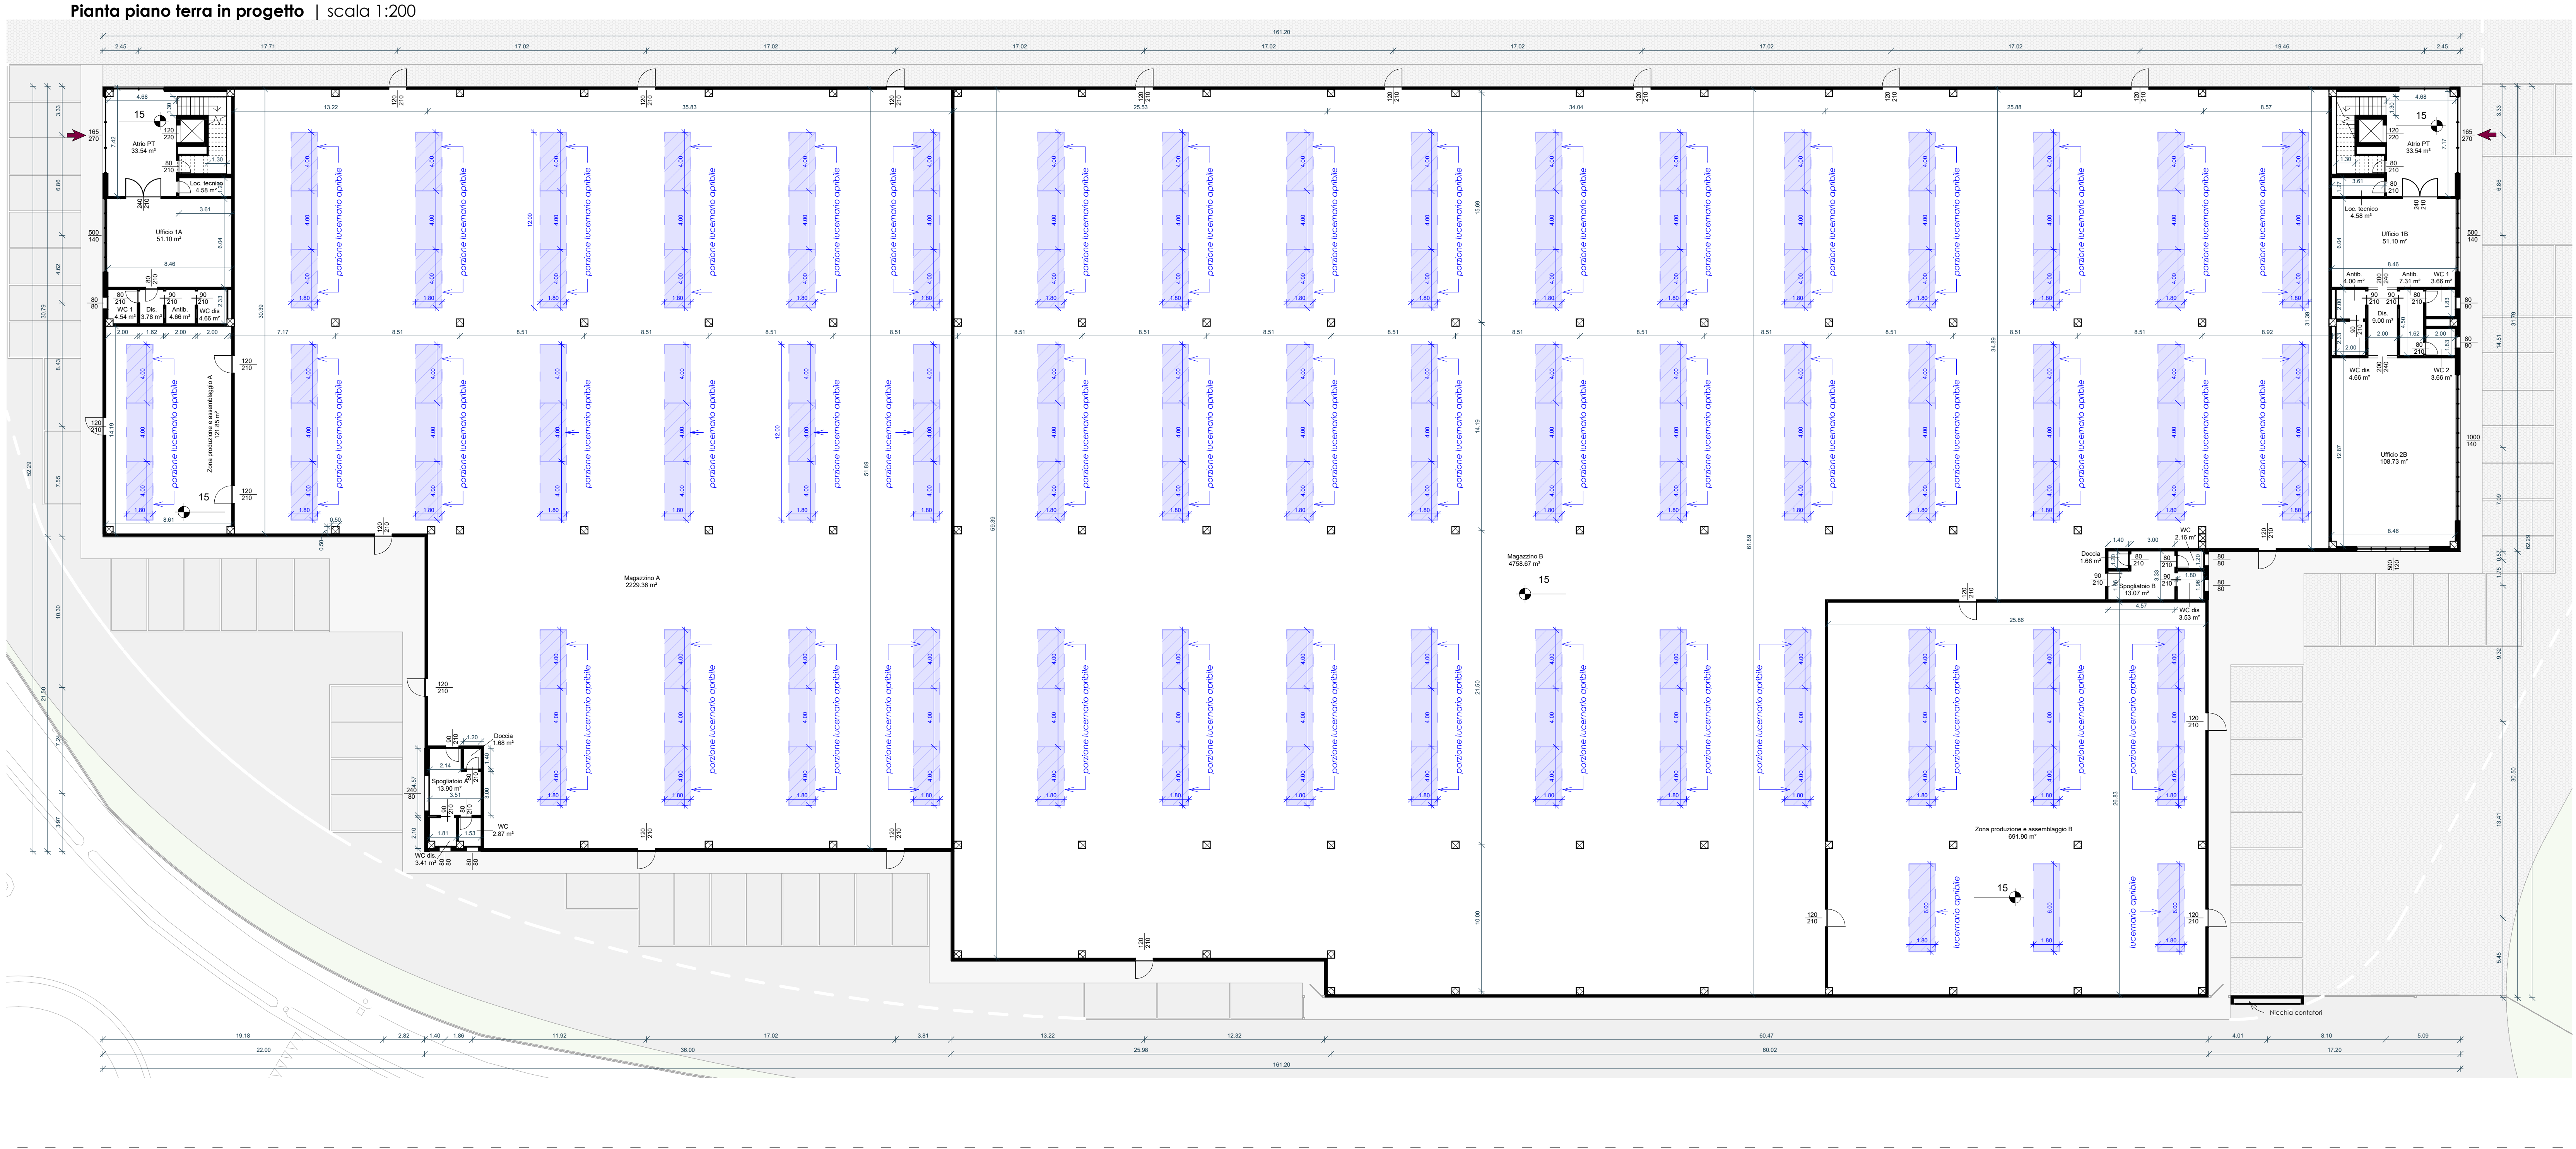

PIANO TERRA										
Locale	Sup. Locale	rapporti illuminanti				NOTE	rapporti aeranti			
		Sup. minima illuminanz. (1/8)	Sup. utile	Rapp.			Sup. minima aerazione (1/12)	Sup. utile	Rapp.	NOTE
Magazzino A	2229,36	278,67	345,60	6,45			185,78	219,24	10,17	
Zona di produzione assemblaggio A	121,85	15,23	21,60	5,64			10,15	16,92	7,20	
	Spogliatoio A	13,90	1,74	1,92	7,24		1,16	1,92	7,24	
	WC	2,87	0,36	0,64	4,48		0,24	0,64	4,48	
WC dis	3,41	0,43	0,64	5,33			0,28	0,64	5,33	
Ufficio 1A	51,10	12,03	7,00	7,30	Ad integrazione con illuminazione artificiale		4,26	7,00	7,30	
WC 1	4,54	0,57	0,64	7,09			0,38	0,64	7,09	
Magazzino B	4759,19	594,90	626,40	7,60	Ad integrazione con illuminazione artificiale		396,60	435,24	10,93	Ad integrazione con impianto di aspirazione forzata
Zona di produzione assemblaggio B	691,90	86,49	97,20	7,12			57,66	69,84	9,91	
	Spogliatoio B	13,07	1,63			Ad integrazione con illuminazione artificiale	1,09			Ad integrazione con impianto di aspirazione forzata
	WC	2,16	0,27	0,64	3,38		0,18	0,64	3,38	
WC dis	3,53	0,44	0,64	5,52			0,29	0,64	5,52	
Ufficio 1B	51,10	12,03	7,00	7,30	Ad integrazione con illuminazione artificiale		4,26	7,00	7,30	
Ufficio 1B	108,73	13,59	21,00	5,18			9,06	21,00	5,18	
WC 1	3,66	0,46	0,64	5,72			0,31	0,64	5,72	
WC 2	3,66	0,46	0,64	5,72			0,31	0,64	5,72	
WC dis	4,68	0,58			Ad integrazione con illuminazione artificiale		0,39			Ad integrazione con impianto di aspirazione forzata
PIANO PRIMO										
Locale	Sup. Locale	rapporti illuminanti				NOTE	rapporti aeranti			
		Sup. minima illuminanz. (1/8)	Sup. utile	Rapp.			Sup. minima aerazione (1/12)	Sup. utile	Rapp.	NOTE
Ufficio 2A	51,10	12,03	7,00	7,30	Ad integrazione con illuminazione artificiale		4,26	7,00	7,30	
WC dis	4,68	0,58			Ad integrazione con illuminazione artificiale		0,39			Ad integrazione con impianto di aspirazione forzata
WC 2	4,54	0,57	0,64	7,09			0,38	0,64	7,09	
Ufficio 3B	51,10	12,03	7,00	7,30	Ad integrazione con illuminazione artificiale		4,26	7,00	7,30	
Ufficio 4B	108,73	13,59	21,00	5,18			9,06	21,00	5,18	
WC 3	3,66	0,46	0,64	5,72			0,31	0,64	5,72	
WC 4	3,66	0,46	0,64	5,72			0,31	0,64	5,72	
WC dis	4,68	0,58			Ad integrazione con illuminazione artificiale		0,39			Ad integrazione con impianto di aspirazione forzata
PIANO SECONDO										
Locale	Sup. Locale	rapporti illuminanti				NOTE	rapporti aeranti			
		Sup. minima illuminanz. (1/8)	Sup. utile	Rapp.			Sup. minima aerazione (1/12)	Sup. utile	Rapp.	NOTE
Ufficio 3A	51,10	12,03	7,00	7,30	Ad integrazione con illuminazione artificiale		4,26	7,00	7,30	
WC dis	4,68	0,58			Ad integrazione con illuminazione artificiale		0,39			Ad integrazione con impianto di aspirazione forzata
WC 3	4,54	0,57	0,64	7,09			0,38	0,64	7,09	
Ufficio 5B	51,10	12,03	7,00	7,30	Ad integrazione con illuminazione artificiale		4,26	7,00	7,30	
Ufficio 6B	108,73	13,59	21,00	5,18			9,06	21,00	5,18	
WC 5	3,66	0,46	0,64	5,72			0,31	0,64	5,72	
WC 6	3,66	0,46	0,64	5,72			0,31	0,64	5,72	
WC dis	4,68	0,58			Ad integrazione con illuminazione artificiale		0,39			Ad integrazione con impianto di aspirazione forzata

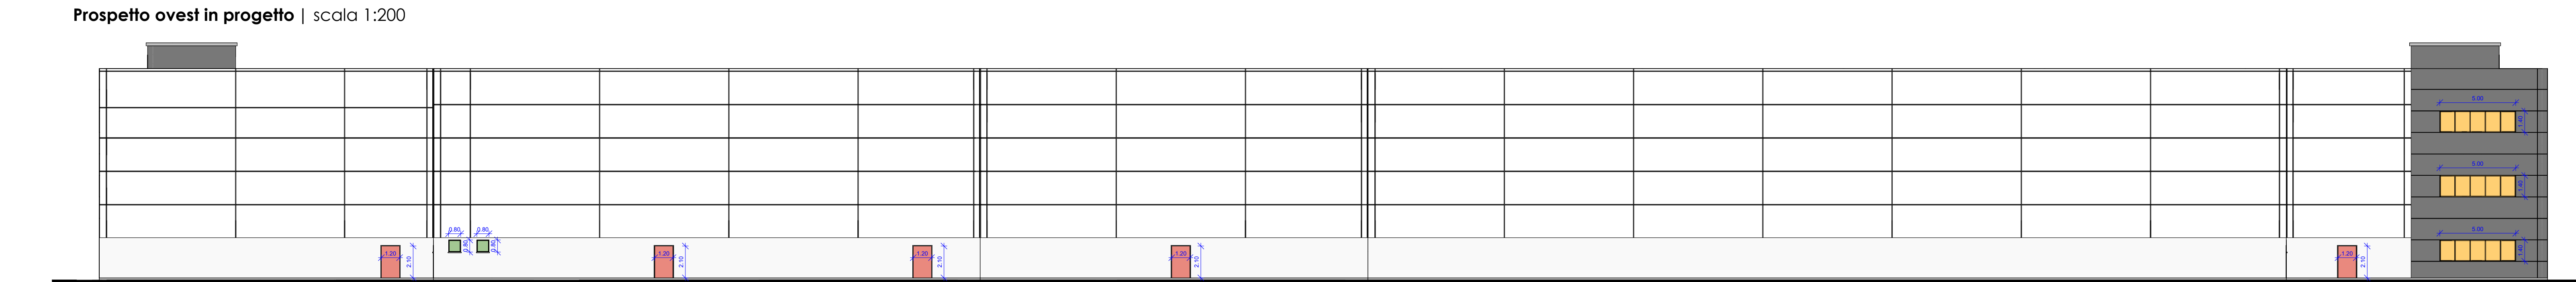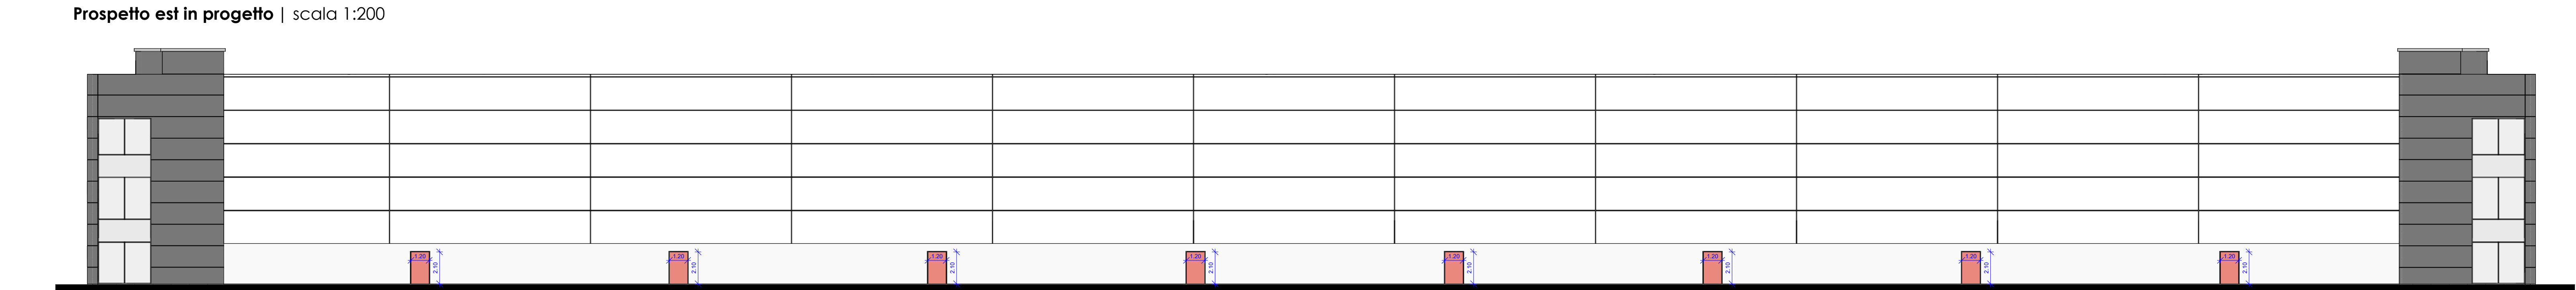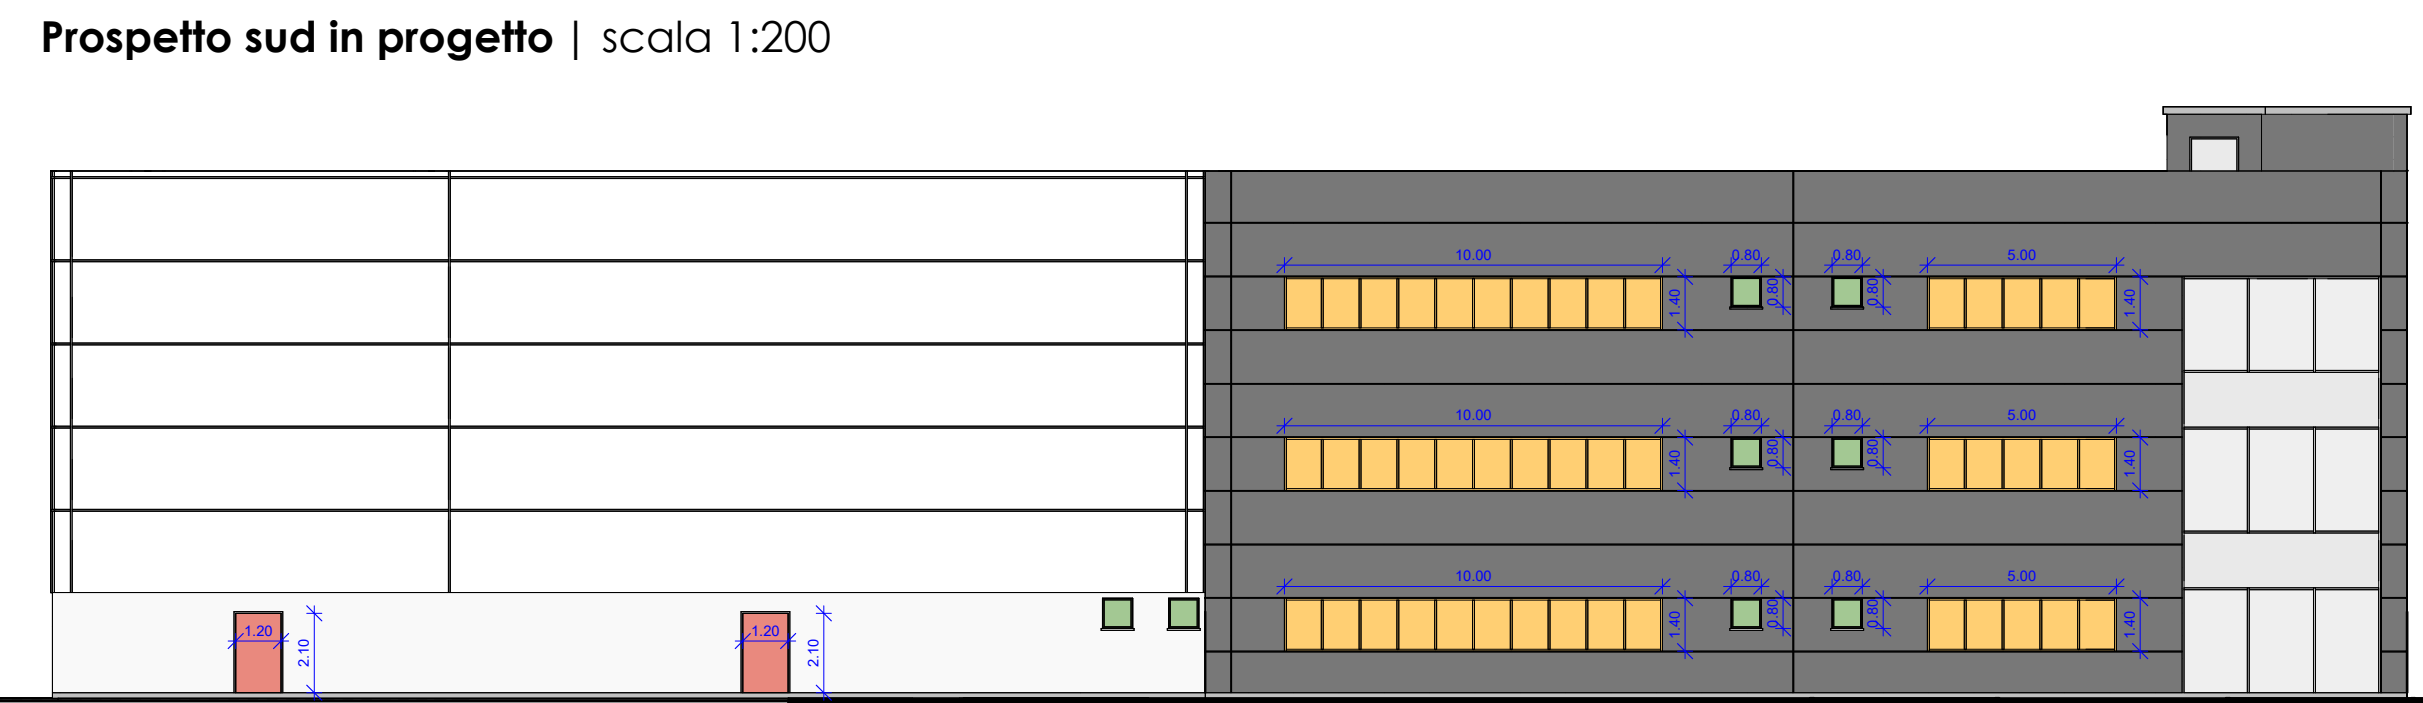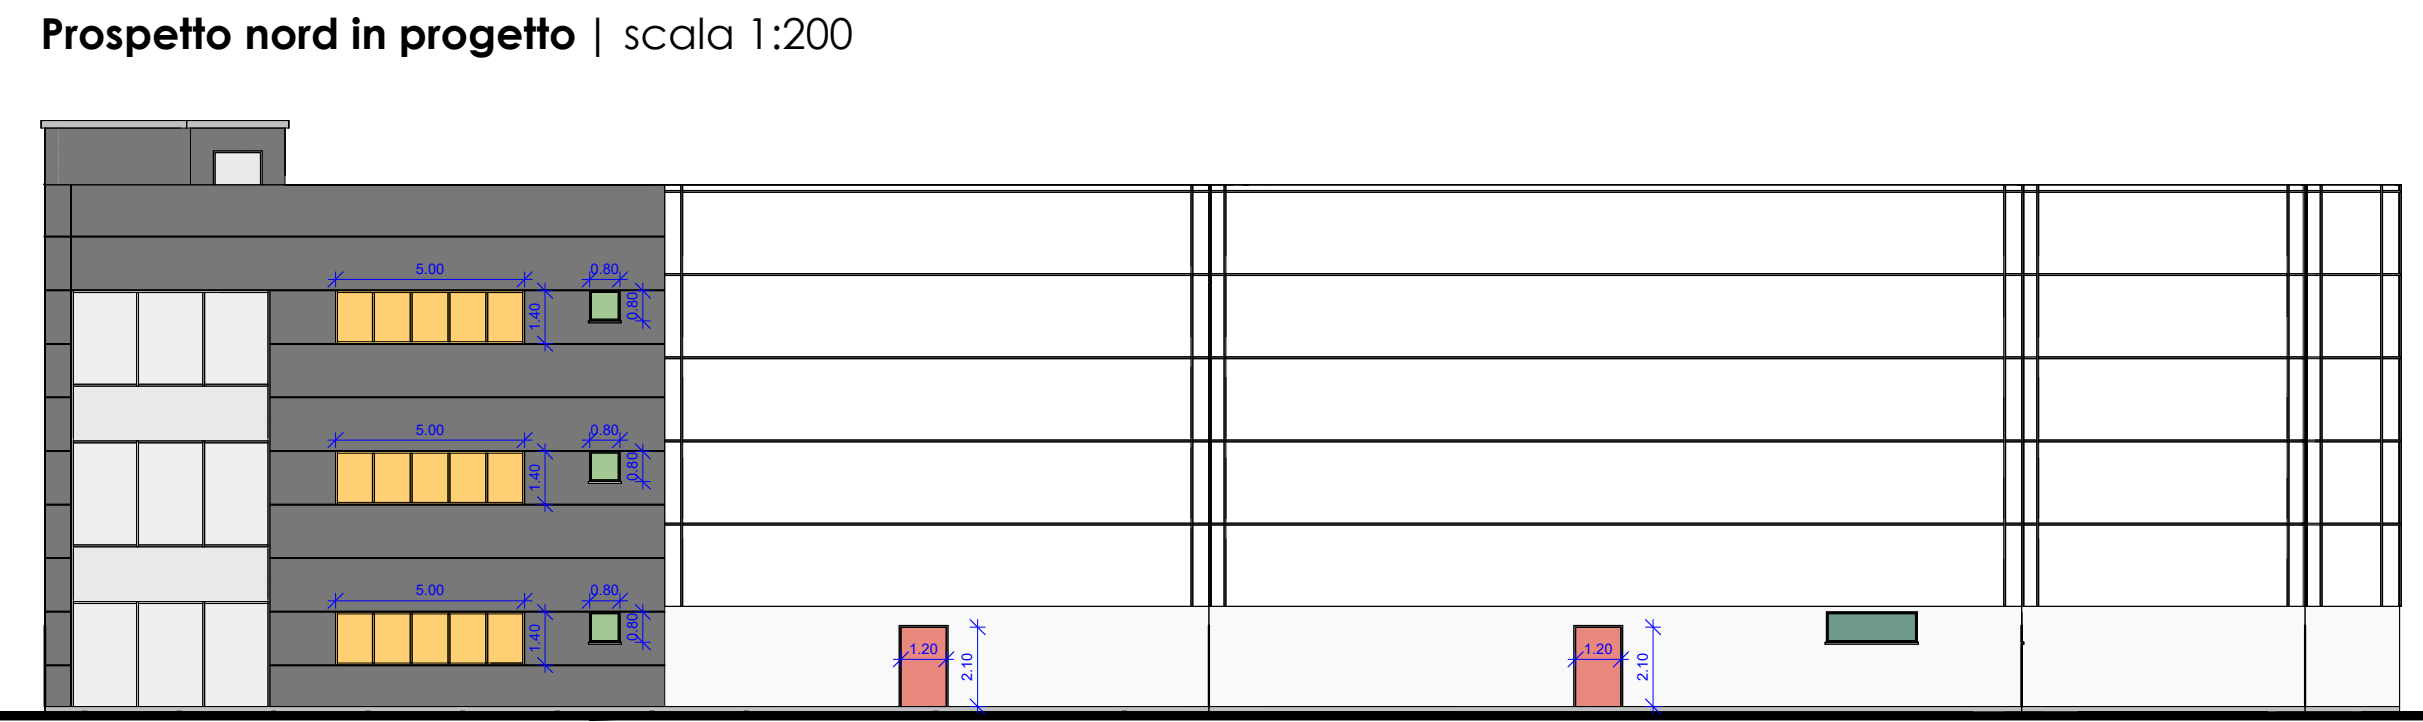

COMUNE

via per Cantalupo, Origgio (VA)

PROGETTO DI

Nuova costruzione di capannone industriale e palazzina ad uso uffici

DATI CATASTALI

Foglio 9 - Mappali 8740, 9146, 8568

OGGETTO

Piante piano terra, primo, secondo e terzo in progetto - Verifiche RAI

PROGETTISTA

Arch. Alessandro Ferrario

COMMITTENTE

RHEAVENDORS INDUSTRIES S.p.A.

PROPRIETA'

RAMADA S.R.L.

SIGMA

ENGINEERING

Viale Cinque Giornate 1173 - 21042 Caronno Pertusella (VA)
P. 0296451931 - F. 0296457084
E-mail: sigma@sigmaedl.it

TAVOLA N°

SDP 04

SIGLA

SCALA

Come indicato

DATA

31/07/2025

E' VIETATA QUALSIASI RIPRODUZIONE ANCHE PARZIALE SENZA AUTORIZZAZIONE.