



- LEGENDA
- Uffici
 - Archivio
 - Bagni
 - Laboratorio
 - Spogliatoi
 - Uscite di sicurezza (aerazione)

Calcolo superfici aerilluminanti | scala 1:200

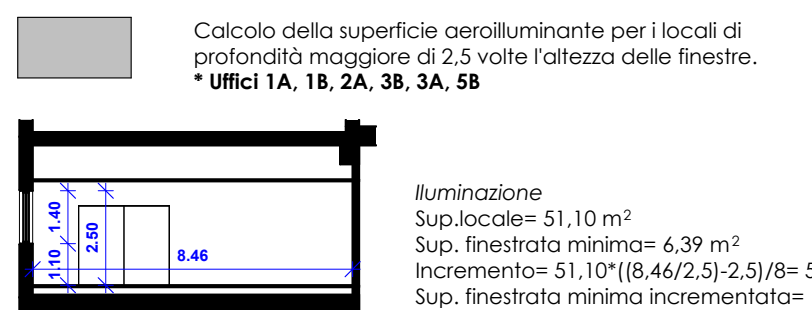


PIANO TERRA									
Locale	Sup. Locale	rapporti illuminanti				NOTE	rapporti aeranti		
		Sup. minima illuminaz. (1/12)	Sup. utile	Rapp.			Sup. minima aerazione (1/12)	Sup. utile	Rapp.
Magazzino A	2229,36	275,67	345,60	6,45			185,78	219,24	10,17
Zona di produzione assemblaggio A	121,85	15,23	21,60	5,64			10,15	16,92	7,20
Spogliatoio A	13,90	1,74	1,92	7,24			1,16	1,92	7,24
WC	2,87	0,36	0,64	4,48			0,24	0,64	4,48
WC dis	3,41	0,43	0,64	5,33			0,29	0,64	5,33
Ufficio 1A	51,10	12,03	7,00	7,30	Ad integrazione con illuminazione artificiale		4,26	7,00	7,30
WC 1	4,54	0,57	0,64	7,09			0,38	0,64	7,09
WC dis	4,68	0,58			Ad integrazione con illuminazione artificiale		0,39		Ad integrazione con impianto di aspirazione forzata
Magazzino B	4759,19	594,90	626,40	7,80			396,60	435,24	10,93
Zona di produzione assemblaggio B	691,90	86,49	97,20	7,12			57,66	69,84	9,91
Spogliatoio B	13,07	1,63			Ad integrazione con illuminazione artificiale		1,09		Ad integrazione con impianto di aspirazione forzata
WC	2,16	0,27	0,64	3,38			0,18	0,64	3,38
WC dis	3,53	0,44	0,64	5,52			0,29	0,64	5,52
Laboratorio 1	51,10	12,03	7,00	7,30	Ad integrazione con illuminazione artificiale		4,26	7,00	7,30
Archivio	108,73	13,59	21,00	5,18			9,06	21,00	5,18
WC 1	3,66	0,46	0,64	5,72			0,31	0,64	5,72
WC 2	3,66	0,46	0,64	5,72			0,31	0,64	5,72
WC dis	4,68	0,58			Ad integrazione con illuminazione artificiale		0,39		Ad integrazione con impianto di aspirazione forzata
PIANO PRIMO									
Locale	Sup. Locale	rapporti illuminanti				NOTE	rapporti aeranti		
		Sup. minima illuminaz. (1/12)	Sup. utile	Rapp.			Sup. minima aerazione (1/12)	Sup. utile	Rapp.
Ufficio 2A	51,10	12,03	7,00	7,30	Ad integrazione con illuminazione artificiale		4,26	7,00	7,30
WC dis	4,68	0,58			Ad integrazione con illuminazione artificiale		0,39		Ad integrazione con impianto di aspirazione forzata
WC 2	4,54	0,57	0,64	7,09			0,38	0,64	7,09
Laboratorio 2	51,10	12,03	7,00	7,30	Ad integrazione con illuminazione artificiale		4,26	7,00	7,30
Archivio	108,73	13,59	21,00	5,18			9,06	21,00	5,18
WC 3	3,66	0,46	0,64	5,72			0,31	0,64	5,72
WC 4	3,66	0,46	0,64	5,72			0,31	0,64	5,72
WC dis	4,68	0,58			Ad integrazione con illuminazione artificiale		0,39		Ad integrazione con impianto di aspirazione forzata
PIANO SECONDO									
Locale	Sup. Locale	rapporti illuminanti				NOTE	rapporti aeranti		
		Sup. minima illuminaz. (1/12)	Sup. utile	Rapp.			Sup. minima aerazione (1/12)	Sup. utile	Rapp.
Ufficio 3A	51,10	12,03	7,00	7,30	Ad integrazione con illuminazione artificiale		4,26	7,00	7,30
WC dis	4,68	0,58			Ad integrazione con illuminazione artificiale		0,39		Ad integrazione con impianto di aspirazione forzata
WC 3	4,54	0,57	0,64	7,09			0,38	0,64	7,09
Laboratorio 4	51,10	12,03	7,00	7,30	Ad integrazione con illuminazione artificiale		4,26	7,00	7,30
Laboratorio 5	108,73	13,59	21,00	5,18			9,06	21,00	5,18
WC 5	3,66	0,46	0,64	5,72			0,31	0,64	5,72
WC 6	3,66	0,46	0,64	5,72			0,31	0,64	5,72
WC dis	4,68	0,58			Ad integrazione con illuminazione artificiale		0,39		Ad integrazione con impianto di aspirazione forzata


Prospetto nord in progetto | scala 1:200

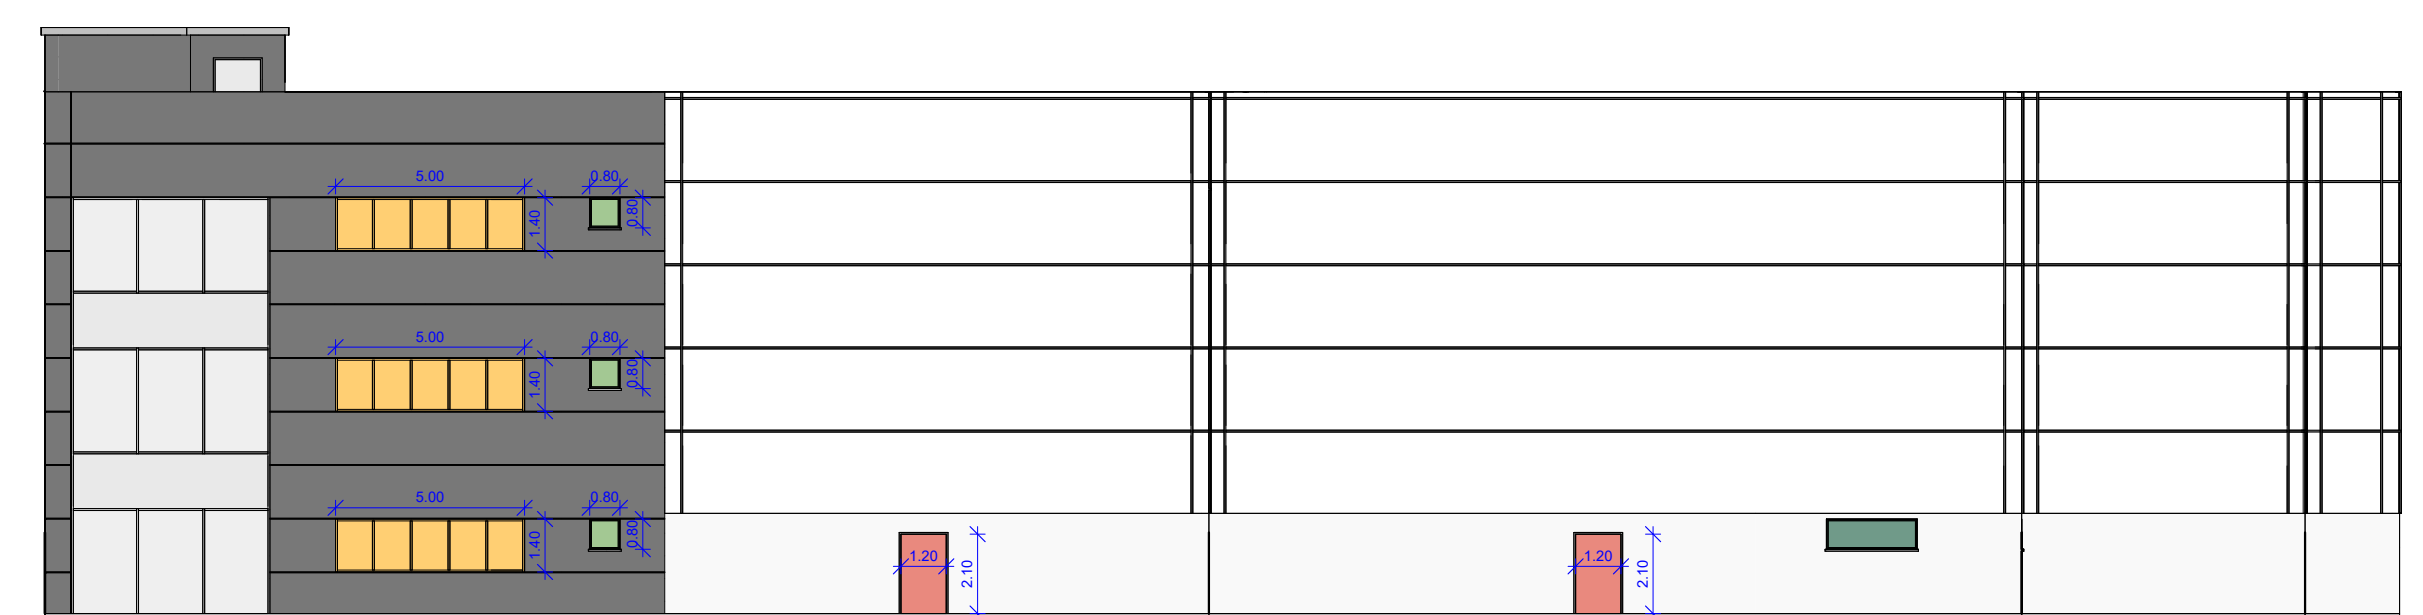


Prospetto sud in progetto | scala 1:200

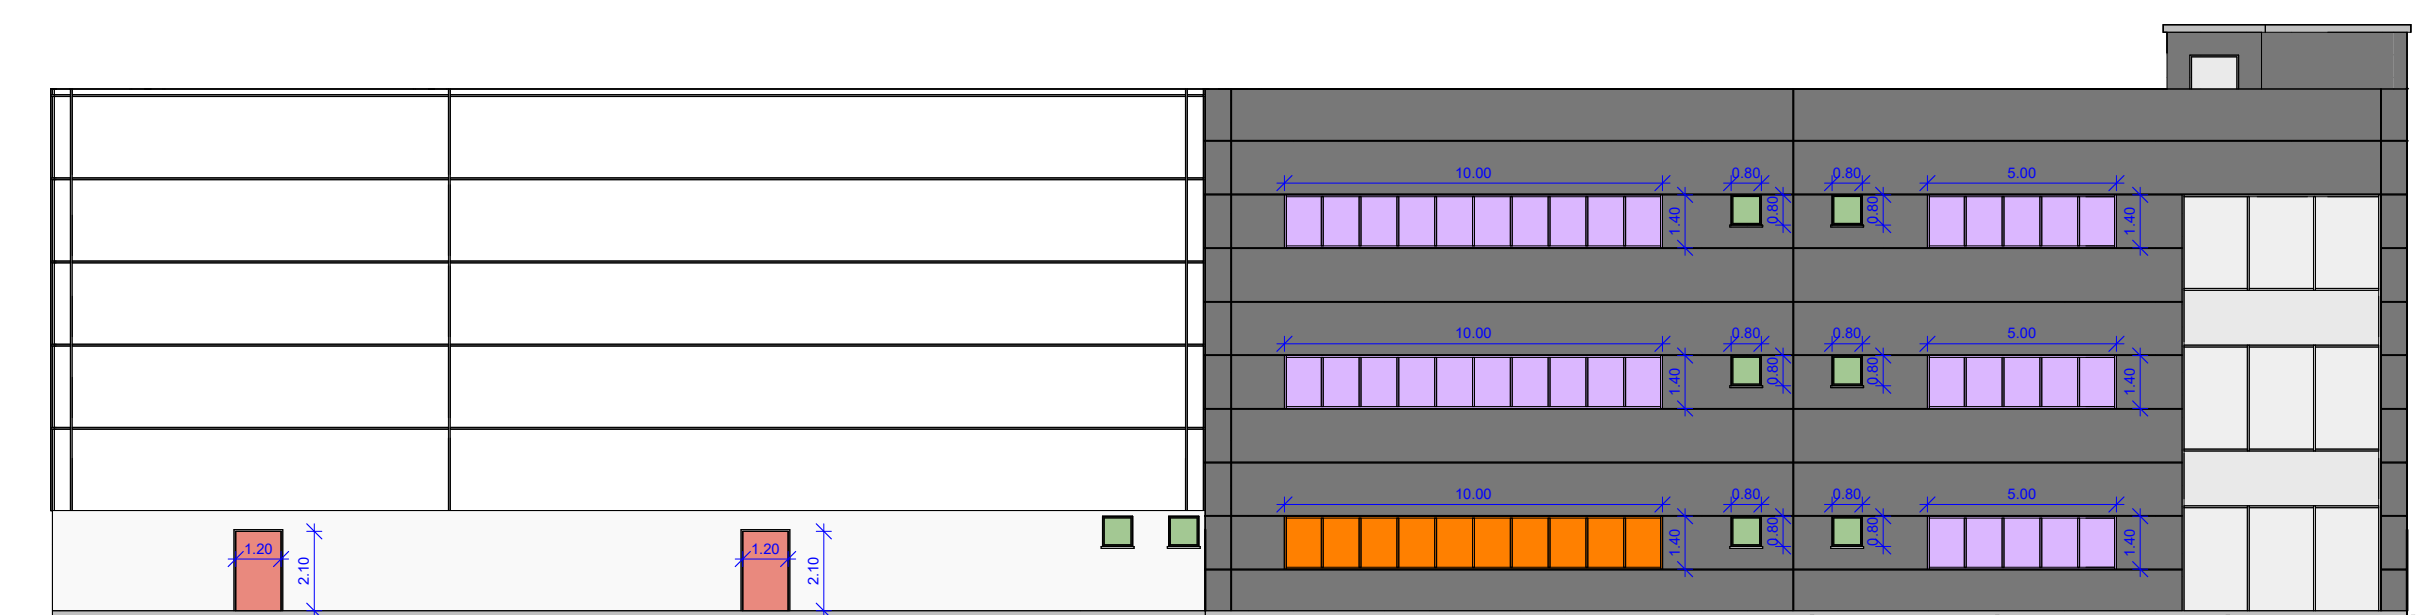


Pianta piano terra in progetto | scala 1:200

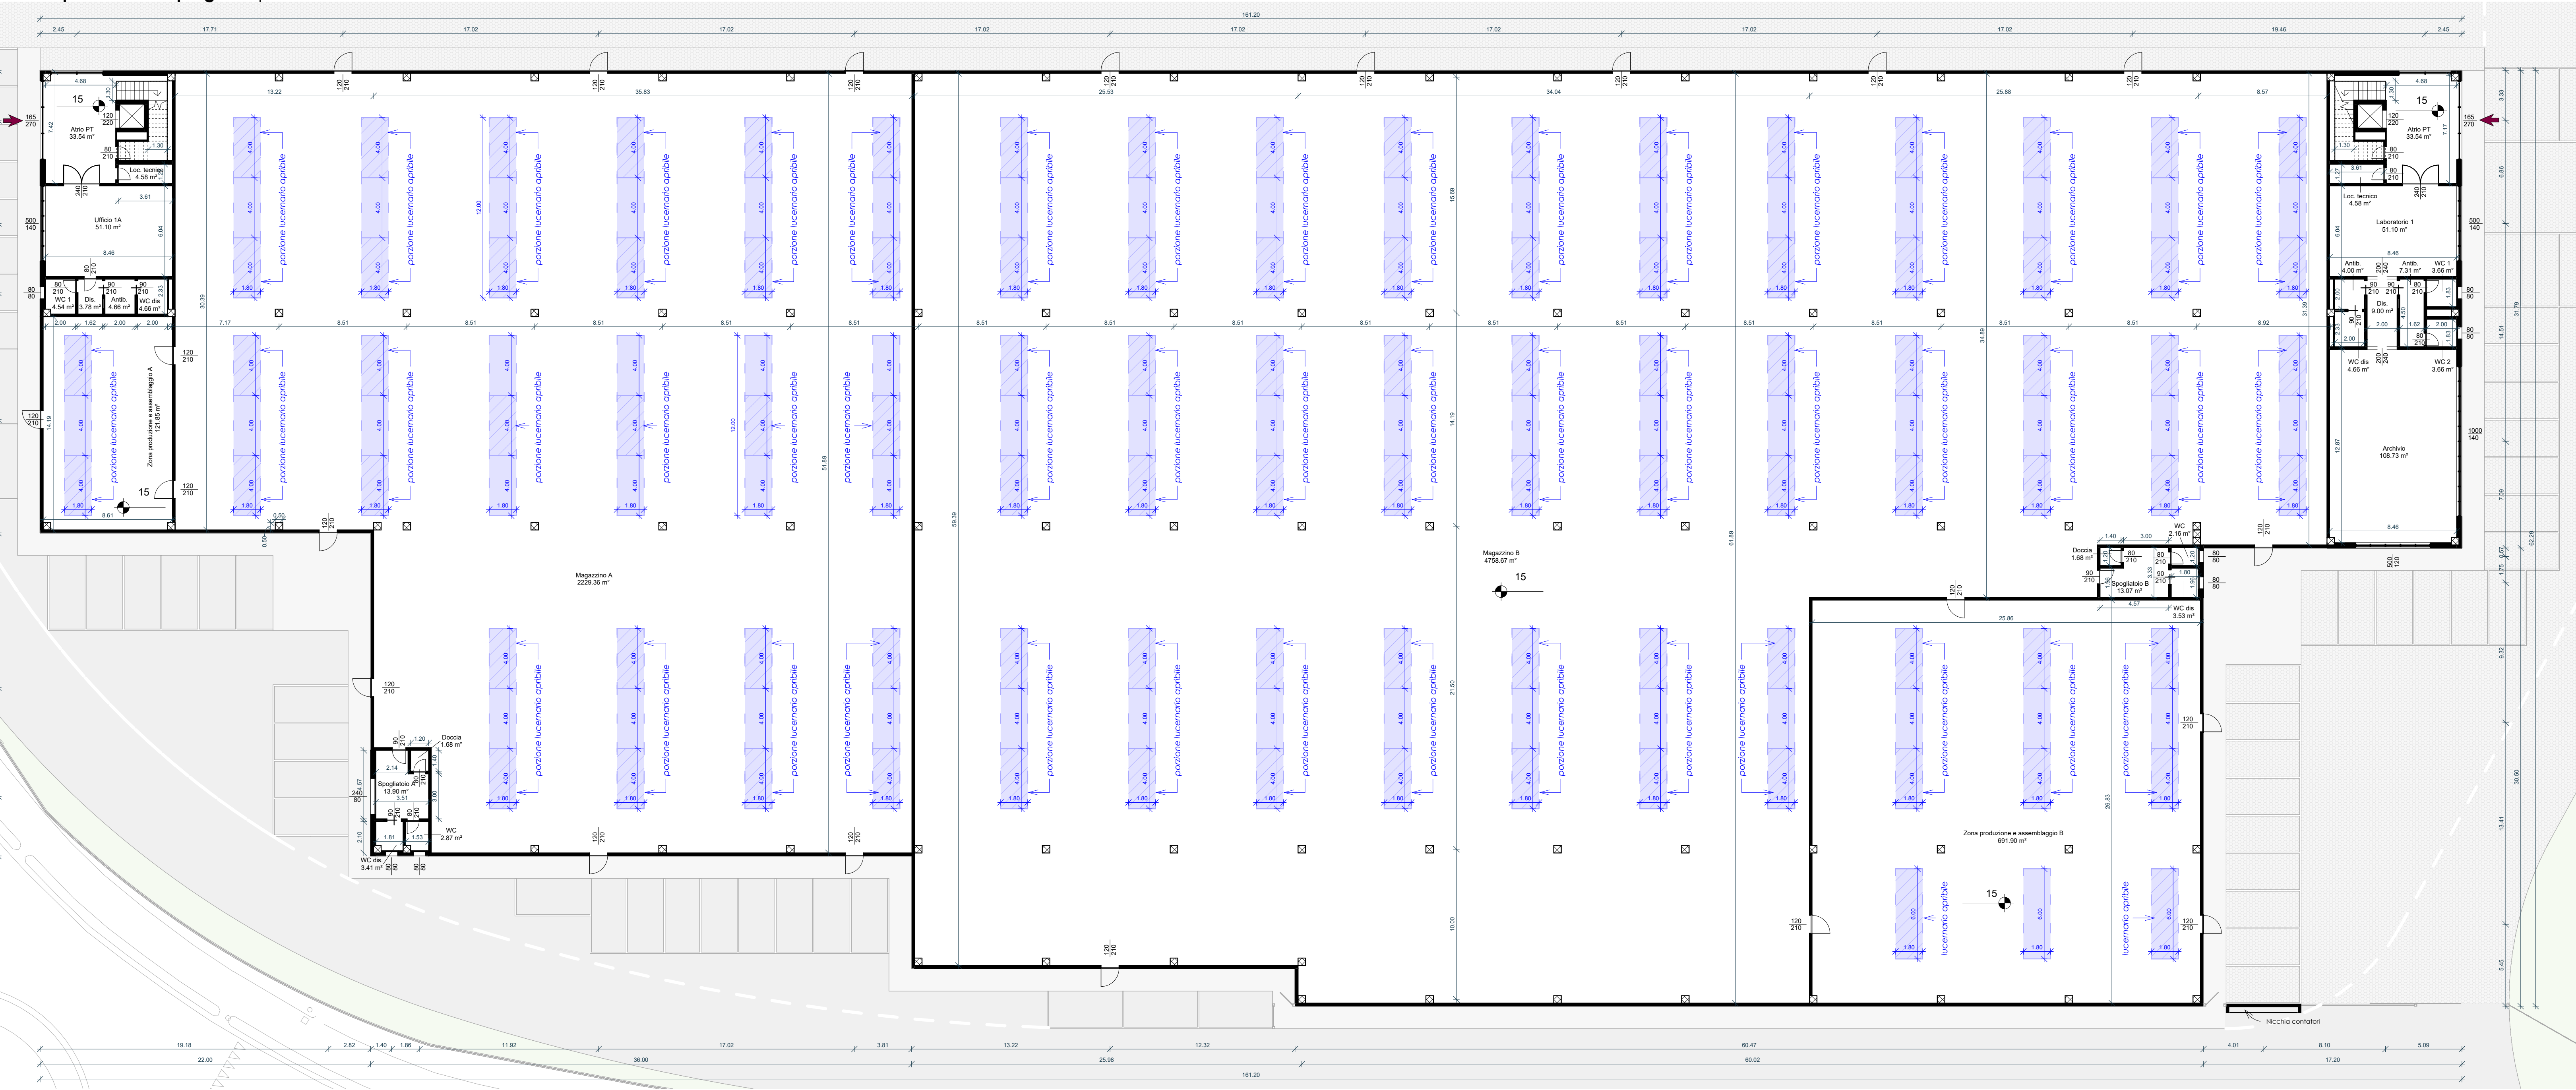


Prospetto est in progetto | scala 1:200

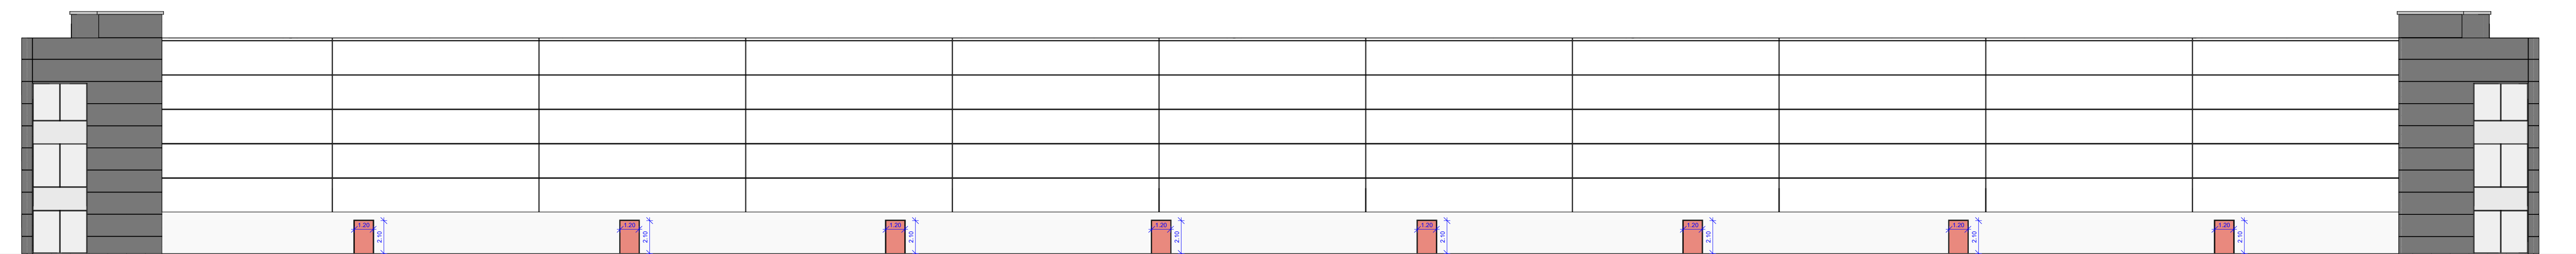


Prospetto ovest in progetto | scala 1:200

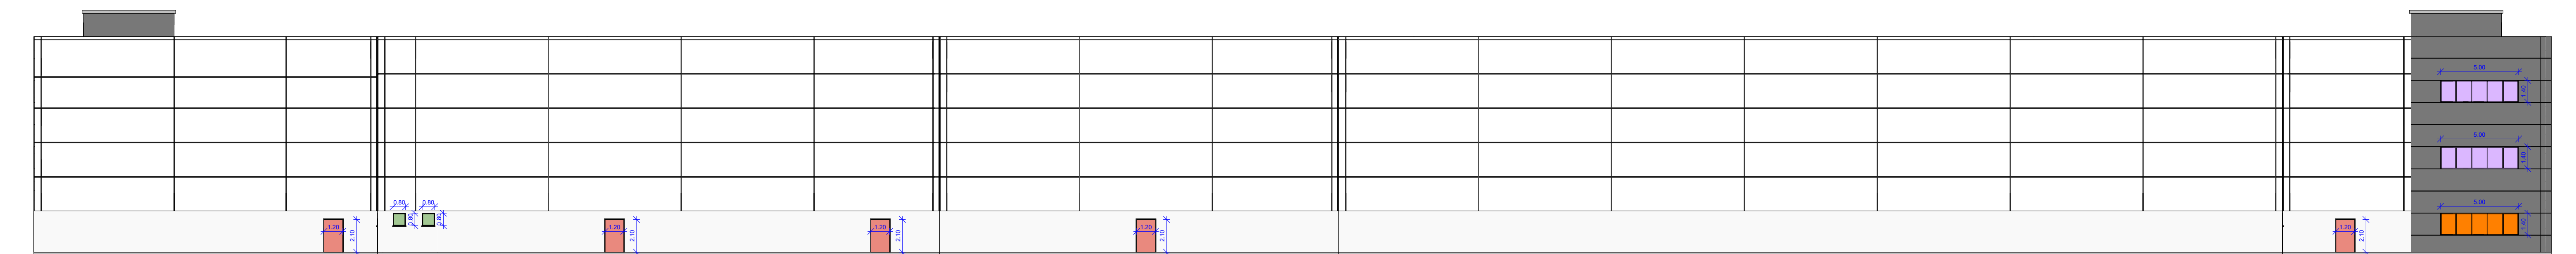

Pianta piano primo in progetto - porzione B | scala 1:200

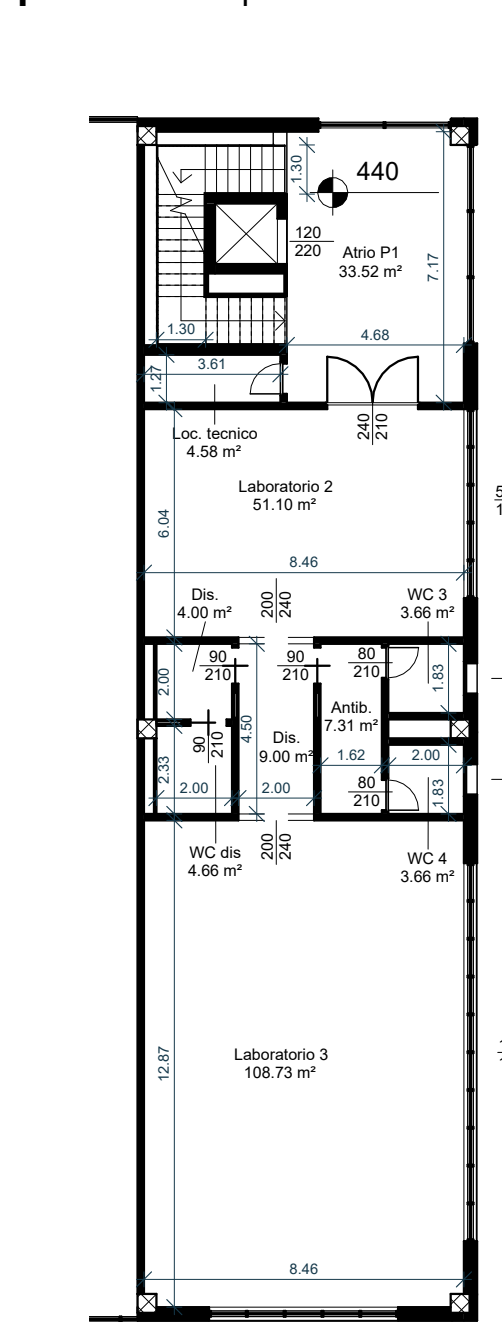

Pianta piano secondo in progetto - porzione B | scala 1:200

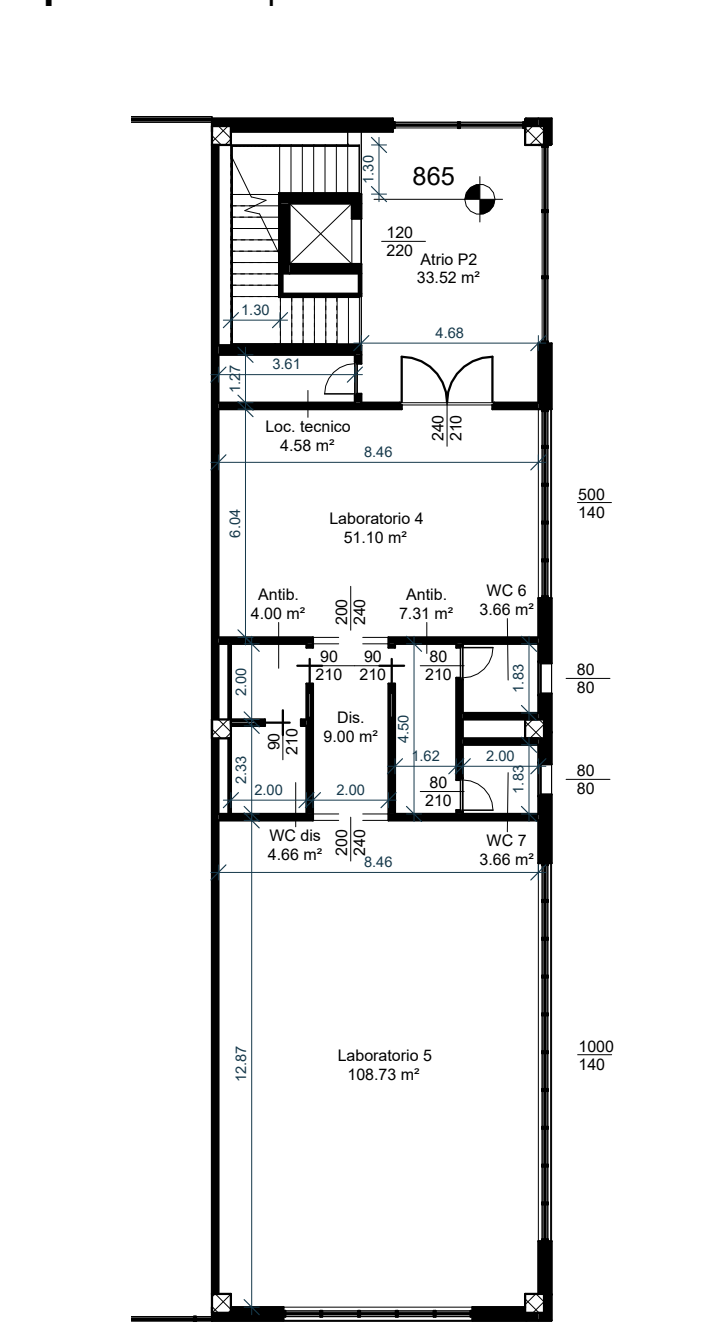

COMUNE
via per Cantalupo, Origgio (VA)

PROGETTO DI
Nuova costruzione di capannone industriale e palazzina ad uso uffici

DATI CATASTALI
Foglio 9 - Mappali 8740, 9146, 8568

OGGETTO
Pianta piano terra, primo, secondo e terzo in progetto - Verifiche RAI

PROGETTISTA
Arch. Alessandro Ferrario

COMMITTENTE
RHEAVENDORS INDUSTRIES S.p.A.

PROPRIETA'
RAMADA S.R.L.

SIGMA
ENGINEERING
Viale Cinque Giornate 1173 - 21042 Caronno Pertusella (VA)
P. 0296451931 - F. 0296457084
E-mail: sigma@sigmaedil.it

TAVOLA N°
SDP 04
bis

SIGLA
Scala Indicata

DATA
15/09/2025

E' VIETATA QUALSIASI RIPRODUZIONE ANCHE PARZIALE SENZA AUTORIZZAZIONE.