



Schema impianti


Pianta piano terra | scala 1:200

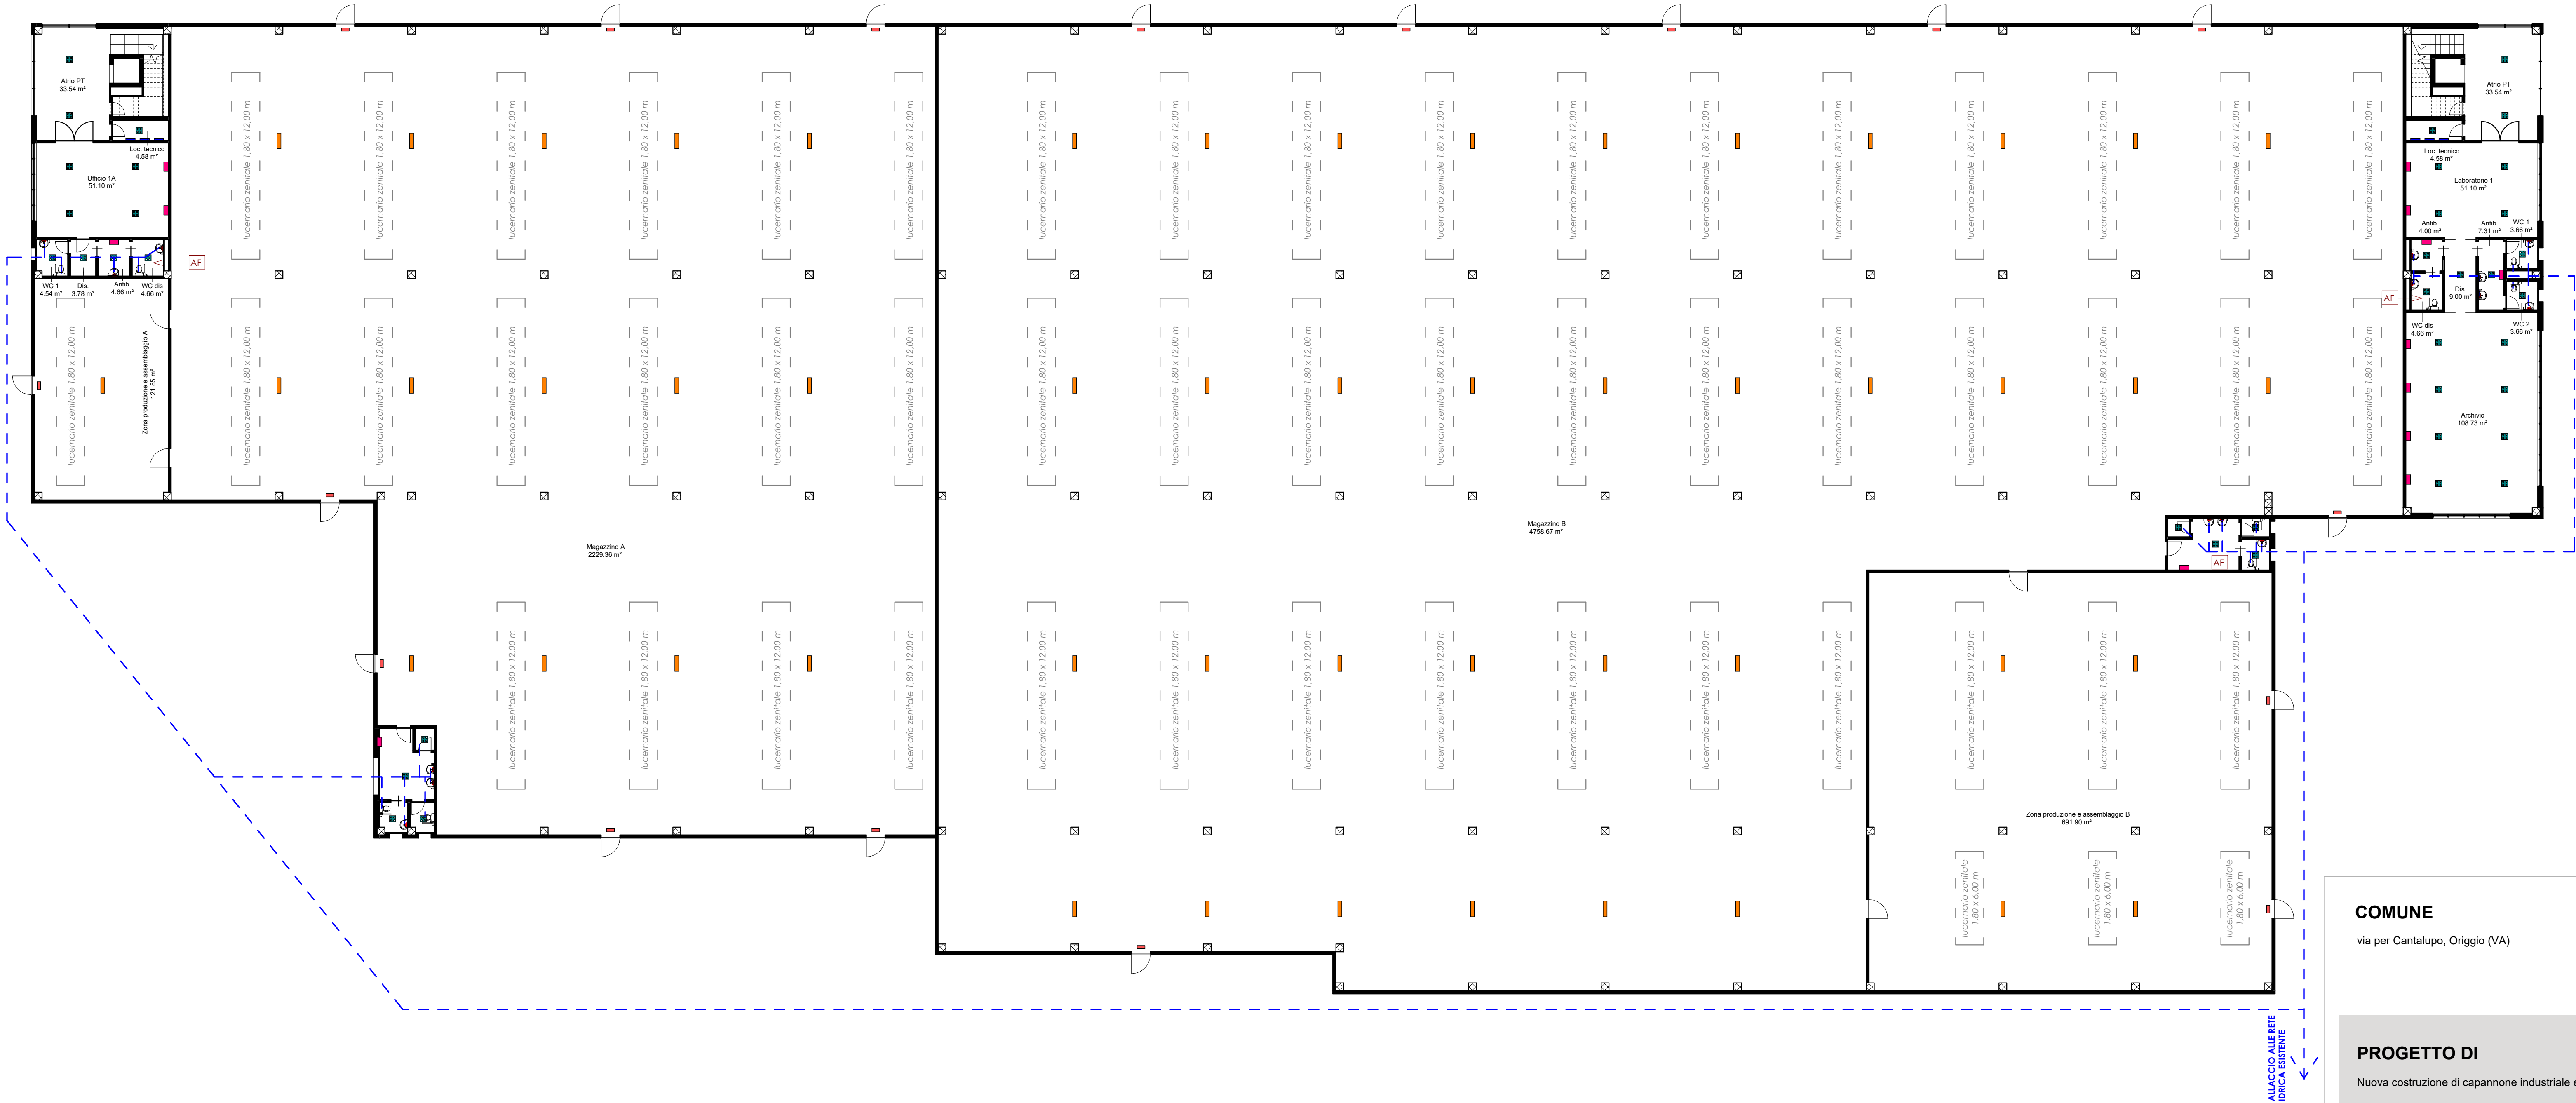


Pianta piano primo - Porzione A | scala 1:200

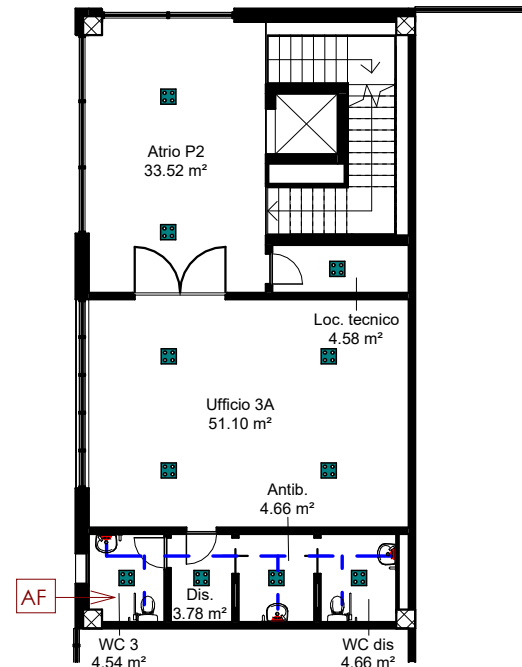


Pianta piano secondo - Porzione A | scala 1:200

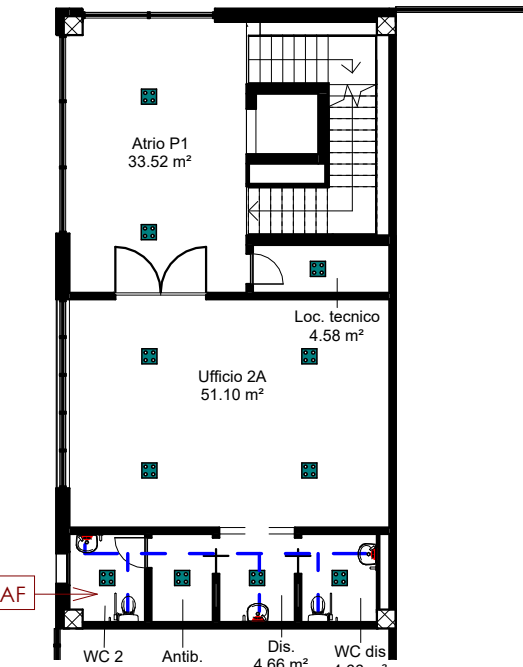

Pianta piano primo - porzione B | scala 1:200

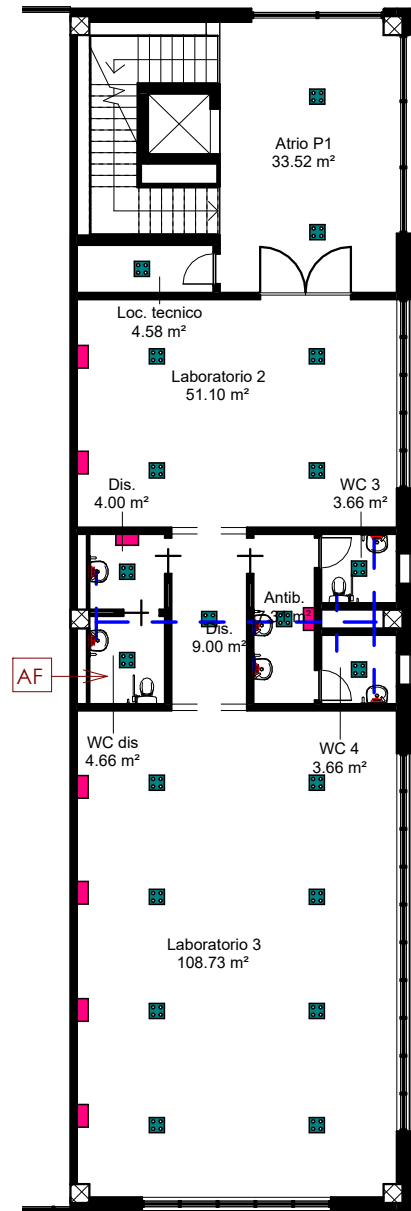

Pianta piano secondo - porzione B | scala 1:200

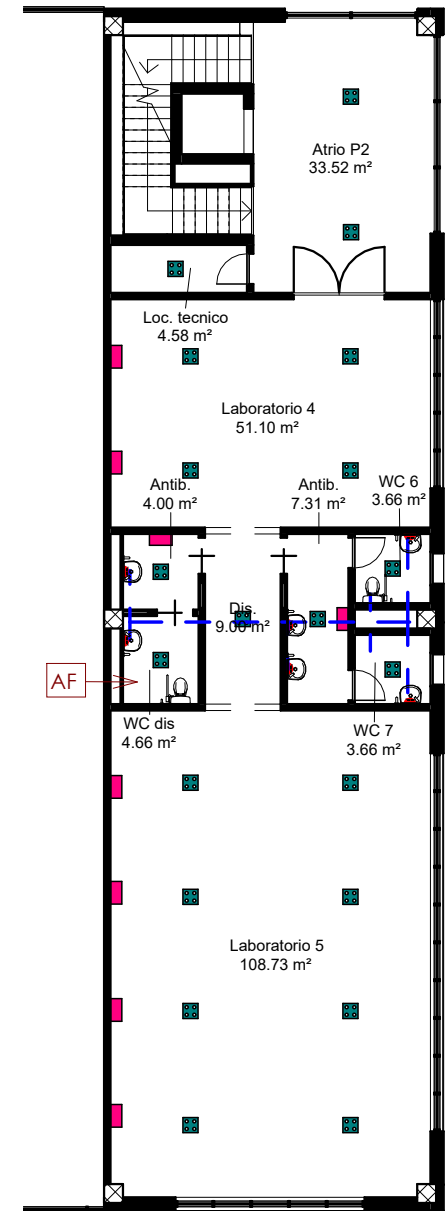

- LEGENDA
- PUNTO LUCE A PARETE
 - PUNTO LUCE AD INCASSO A SOFFITTO
 - QUADRO ELETTRICO
 - LAMPADA BLINDO A SOFFITTO
 - RISCALDAMENTO AD INCASSO NEL RIBASSAMENTO
 - USCITA DI SICUREZZA
 - RETE IDRICA
 - IMPIANTO DI ASPIRAZIONE FORZATA

COMUNE
via per Cantalupo, Origgio (VA)

PROGETTO DI
Nuova costruzione di capannone industriale e palazzina ad uso uffici

DATI CATASTALI
Foglio 9 - Mappali 8740, 9146, 8568

OGGETTO
Schema impianti

PROGETTISTA
Arch. Alessandro Ferrario

COMMITTENTE
RHEAVENDORS INDUSTRIES S.p.A.

PROPRIETA'
RAMADA S.R.L.

SIGMA
ENGINEERING
Viale Cinque Giornate 1173 - 21042 Caronno Pertusella (VA)
P. 0296451931 - F. 0296457084
E-mail: sigma@sigmaedil.it

TAVOLA N°
SDP 06
bis

SIGLA
SCALA
Come indicato

DATA
15/09/2025

E' VIETATA QUALSIASI RIPRODUZIONE ANCHE PARZIALE SENZA AUTORIZZAZIONE.